



The Huiyang Architectural Design Institute of Guangdong Province

ail: hy3364898@126.com

资质证书编号: A244074820

合作设计单位

工程设计出图专用章

注册章

建设单位 Client

惠州市第一妇幼保健院

项目名称 Project


惠州市第一妇幼保健院体检中心、住院服  
务中心及医美治疗中心改造工程购买工程设计服务

图纸名称 Title

住院办消防给水平面图

业务号		专业	给排水
比例		阶段	水施
日期	2024.01	图号	SS-05
审批号		版本	
审定 Authorized For Issue by	郭亮	郭亮	
审核 Approved by	杨志雄	杨志雄	
项目负责人 Project Manager	姚木生	姚木生	
专业负责人 Discipline Responsible by	杨志雄	杨志雄	
校对 Checked by	刘朗	刘朗	
设计 Designed by	苏允青	苏允青	
会签栏	建筑		
	结构		
	给排水		
	电气		
	采暖通风		

版权所有，未经授权，不得翻印。

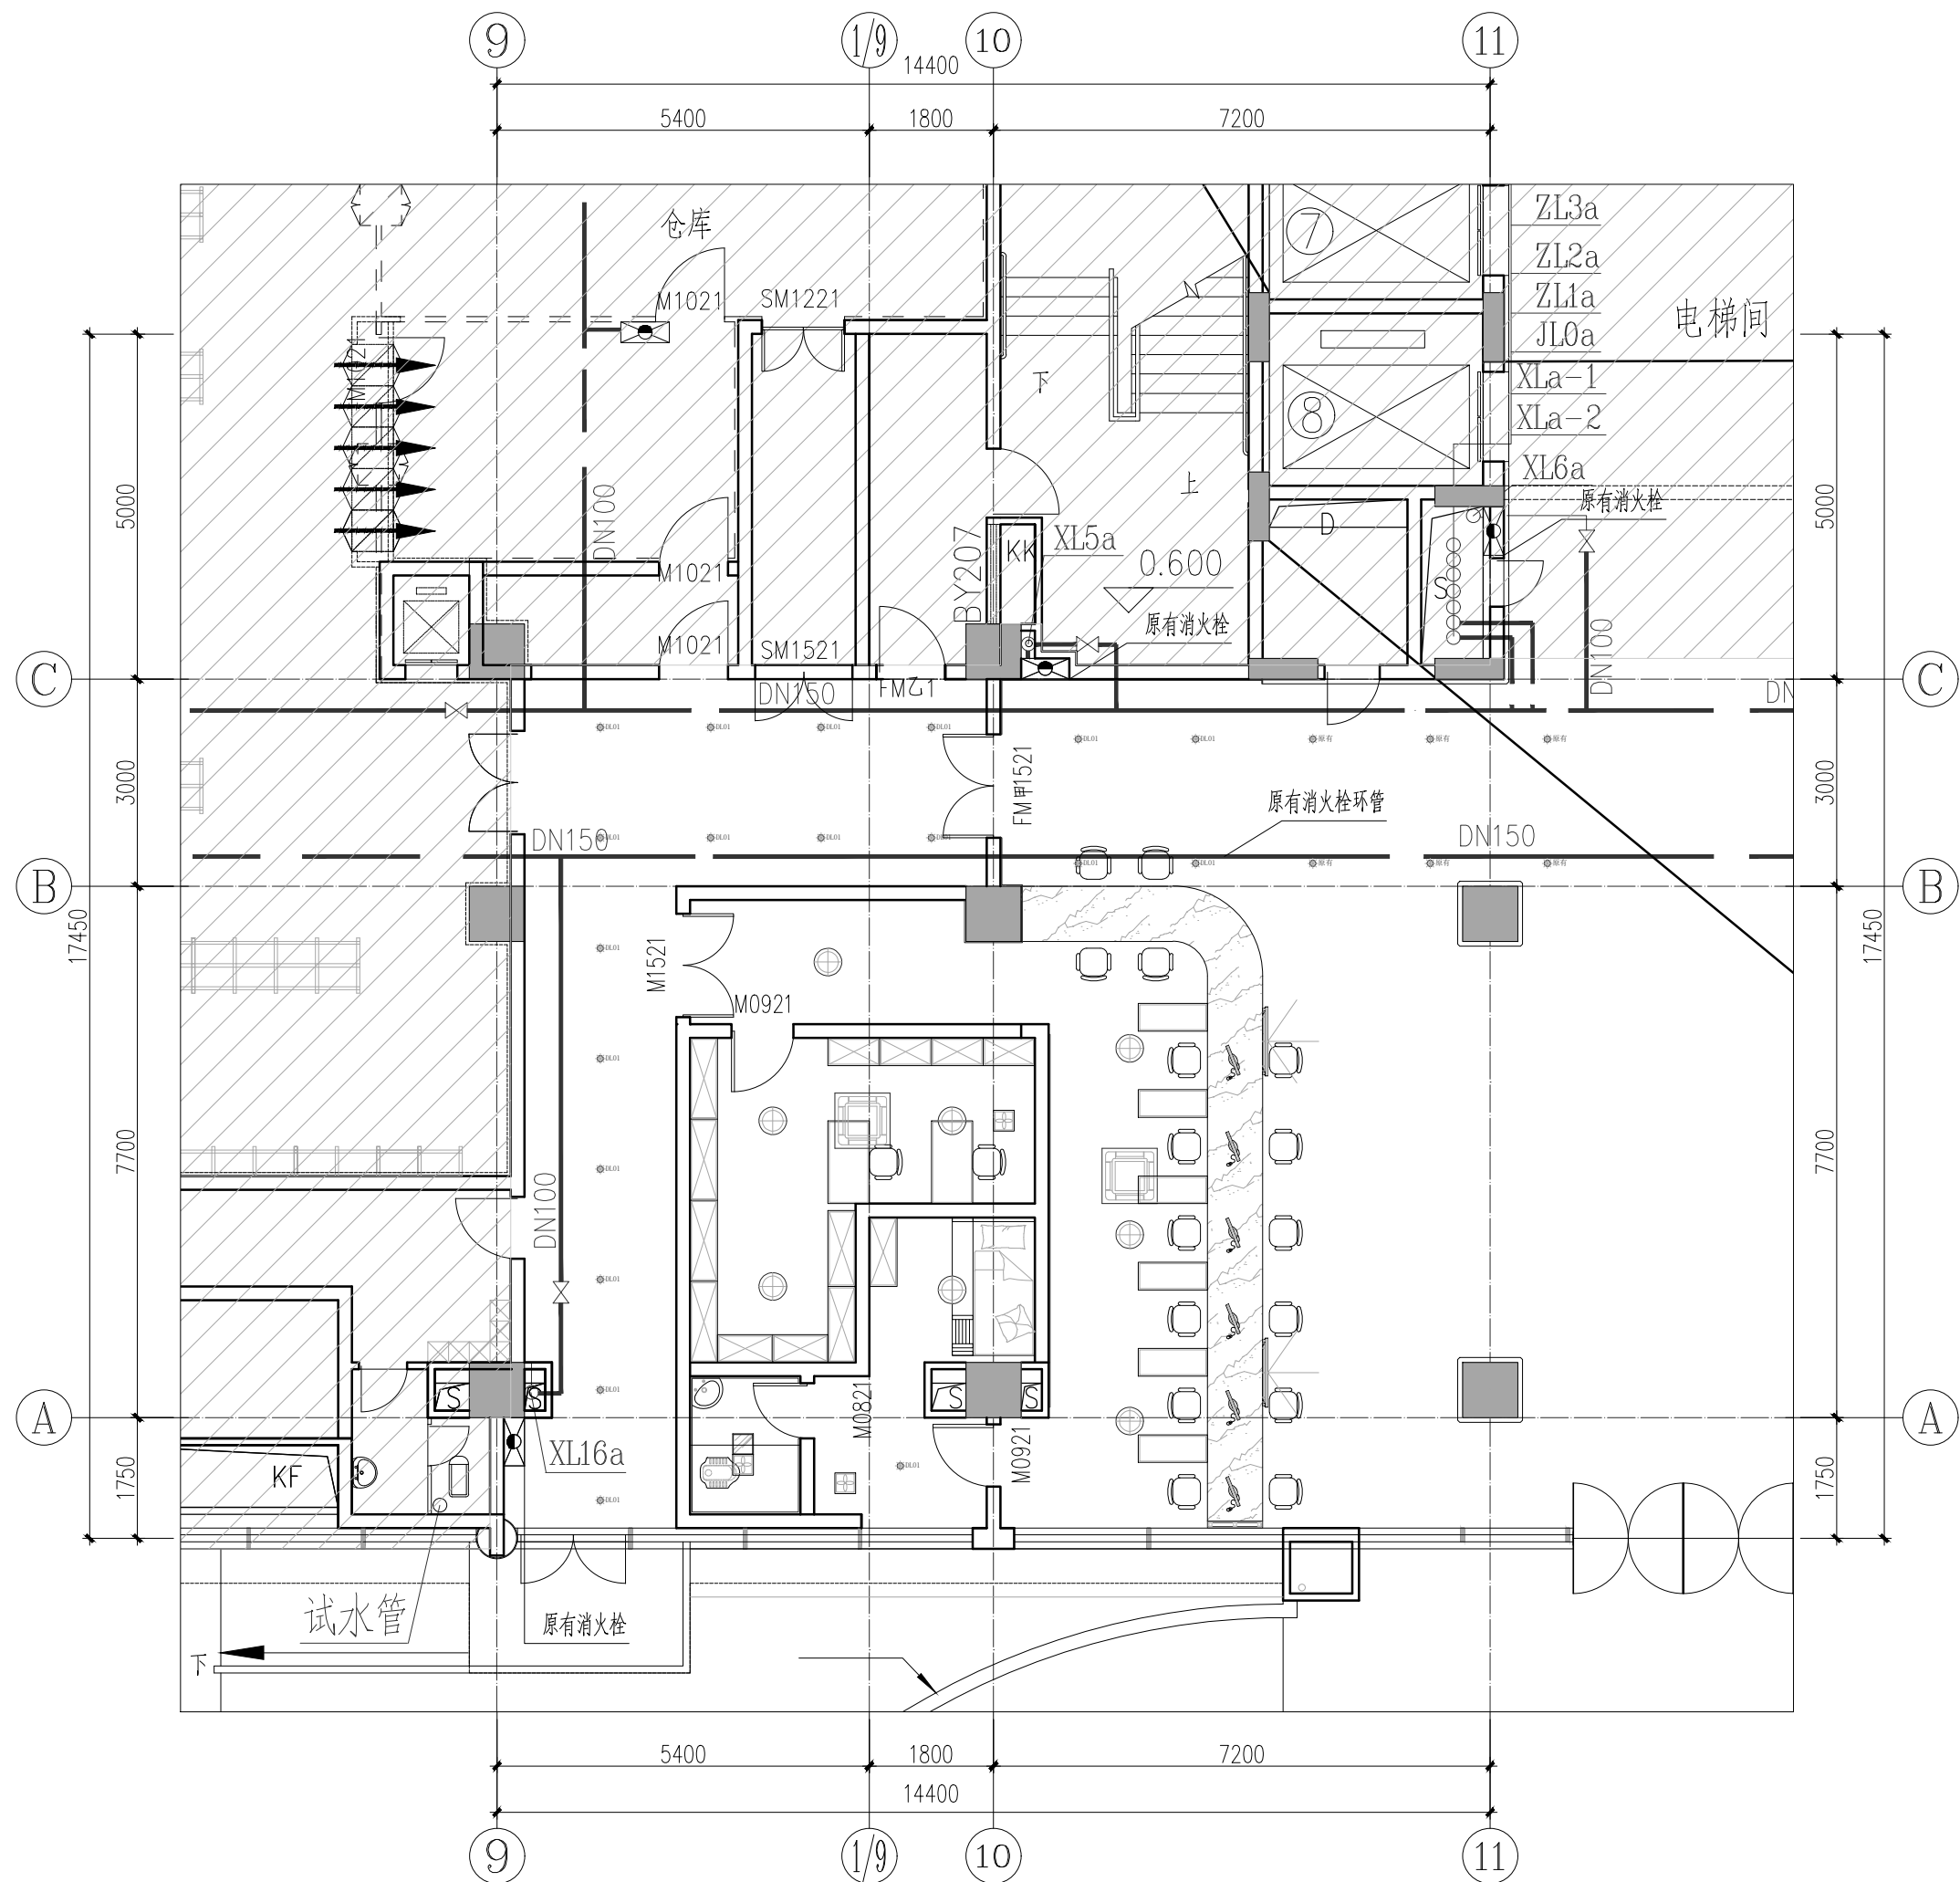

住院办消防给水平面图 1:100