



广东省惠阳建筑设计院

The Huiyang Architectural Design Institute of Guangdong Province

惠州市世贸中心35F

惠州市惠阳区淡水湖美思奇公馆1幢18层01、02、03号房

电话 Tel: +86 0752-3384888 2231794

邮箱 E-mail: hy3384888@163.com

传真 Fax: +86 0752-3373888

注册证号 Reg. No.: 516201

资质等级: 甲级

资质证书编号: A244074820

合作设计单位

工程设计出图专用章

注册章

建设单位 Client

惠州市第一妇幼保健院

项目名称 Project

惠州市第一妇幼保健院体检中心、住院服务中心及医美治疗中心改造工程购买工程设计服务

图纸名称 Title


四层局部消防给水平面图

业务号		专业	给排水
比例		阶段	水施
日期	2024. 01	图号	SS-02
审批号		版本	

审 定 Authorized for issue by	郭 亮	郭亮
审 核 Approved by	杨志雄	杨志雄
项目负责人 Project Manager	姚木生	姚木生
专业负责人 Discipline Responsible by	杨志雄	杨志雄
校 对 Checked by	刘 朗	刘朗
设 计 Designed by	苏允青	苏允青

会 签 栏	建 筑	
	结 构	
	给 排 水	
	电 气	
	采暖 通风	

版权所有，未经授权，不得翻印

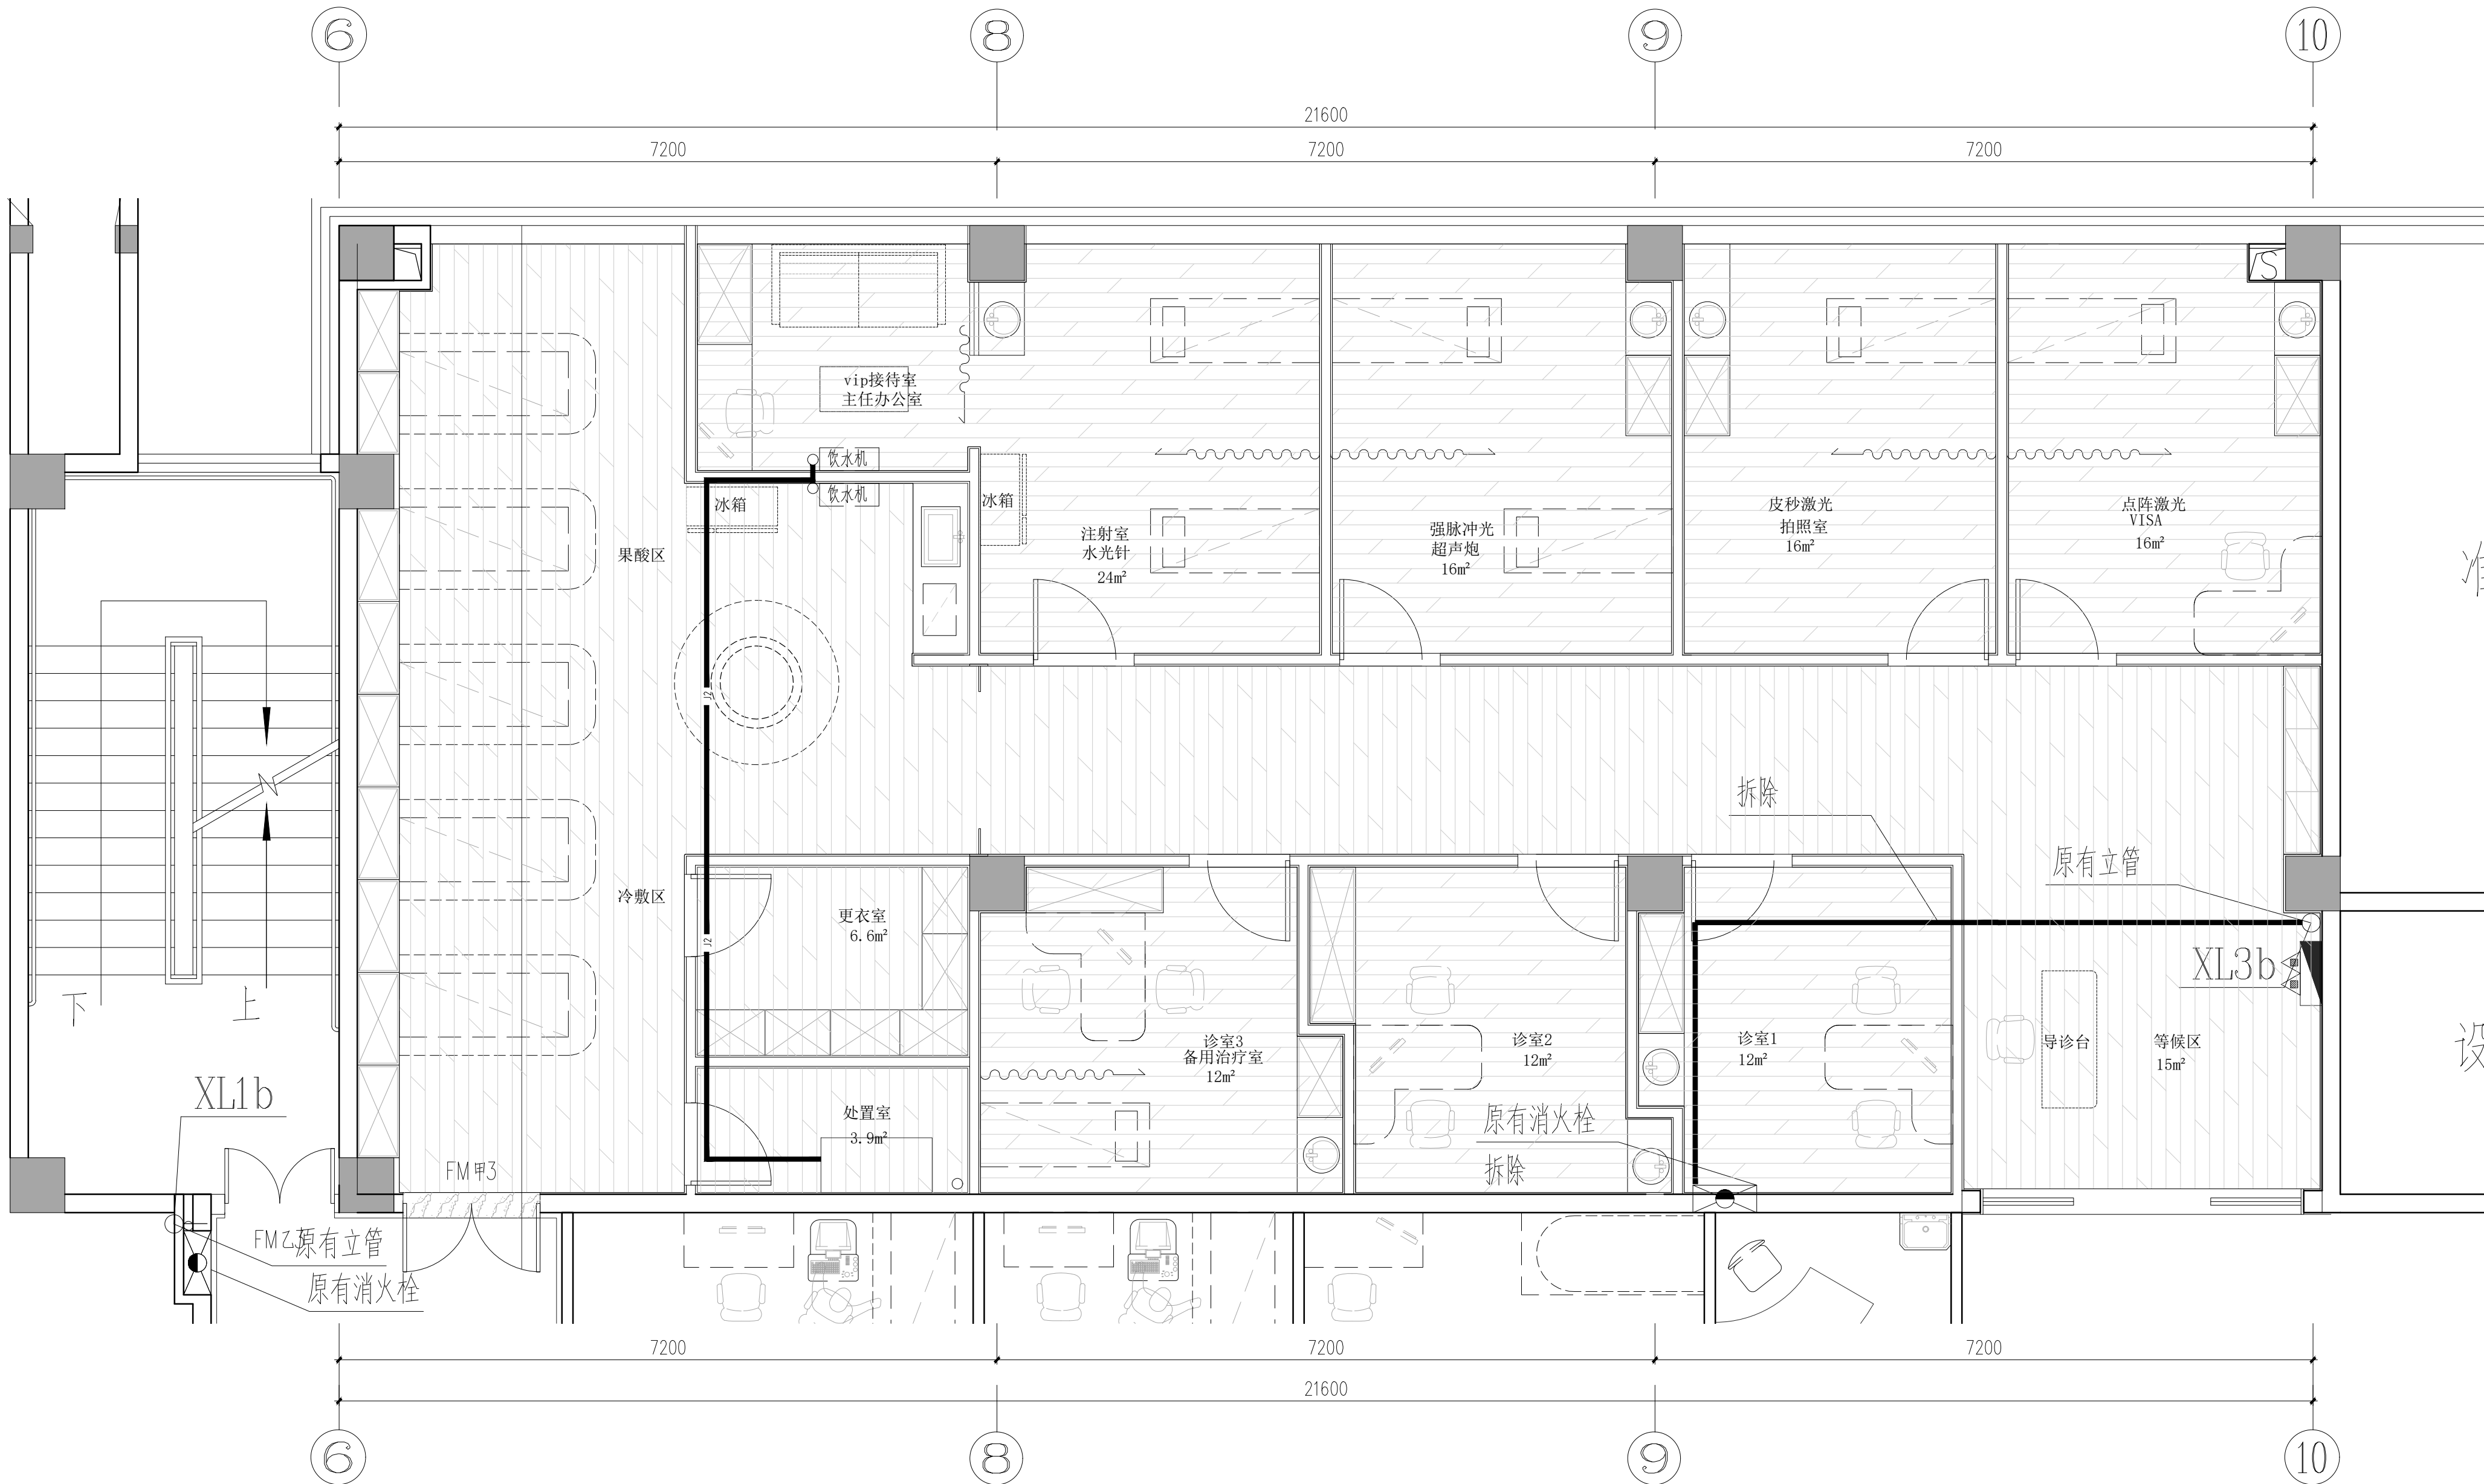

四层局部消防给水平面图 1:100