



广东省惠阳建筑设计院

惠州市世贸中心35F
惠州市惠阳区淡水西湖美思奇公馆1幢16层01、02、03号房

资质等级：甲级
资质证书编号：A244074820

合作设计单位

工程设计出图专用章

注册章

建设单位 Client
惠州市第一妇幼保健院


项目名称 Project
惠州市第一妇幼保健院体检中心、
住院服务中心及医美治疗中心改造工程

图纸名称 Titel
体检中心空调风管平面图

业务号		专业	暖通
比例		阶段	暖通
日期	2024.01	图号	NS-11
审批号		版本	

审 定	郭 亮	郭亮
审 核	姚木生	姚木生
项目负责人	姚木生	姚木生
专业负责人	黄秀霞	黄秀霞
校 对	杨志雄	杨志雄
设 计	黄秀霞	黄秀霞

栏 建 筑		
结 构		
给 排 水		
电 气		
采暖 通风		

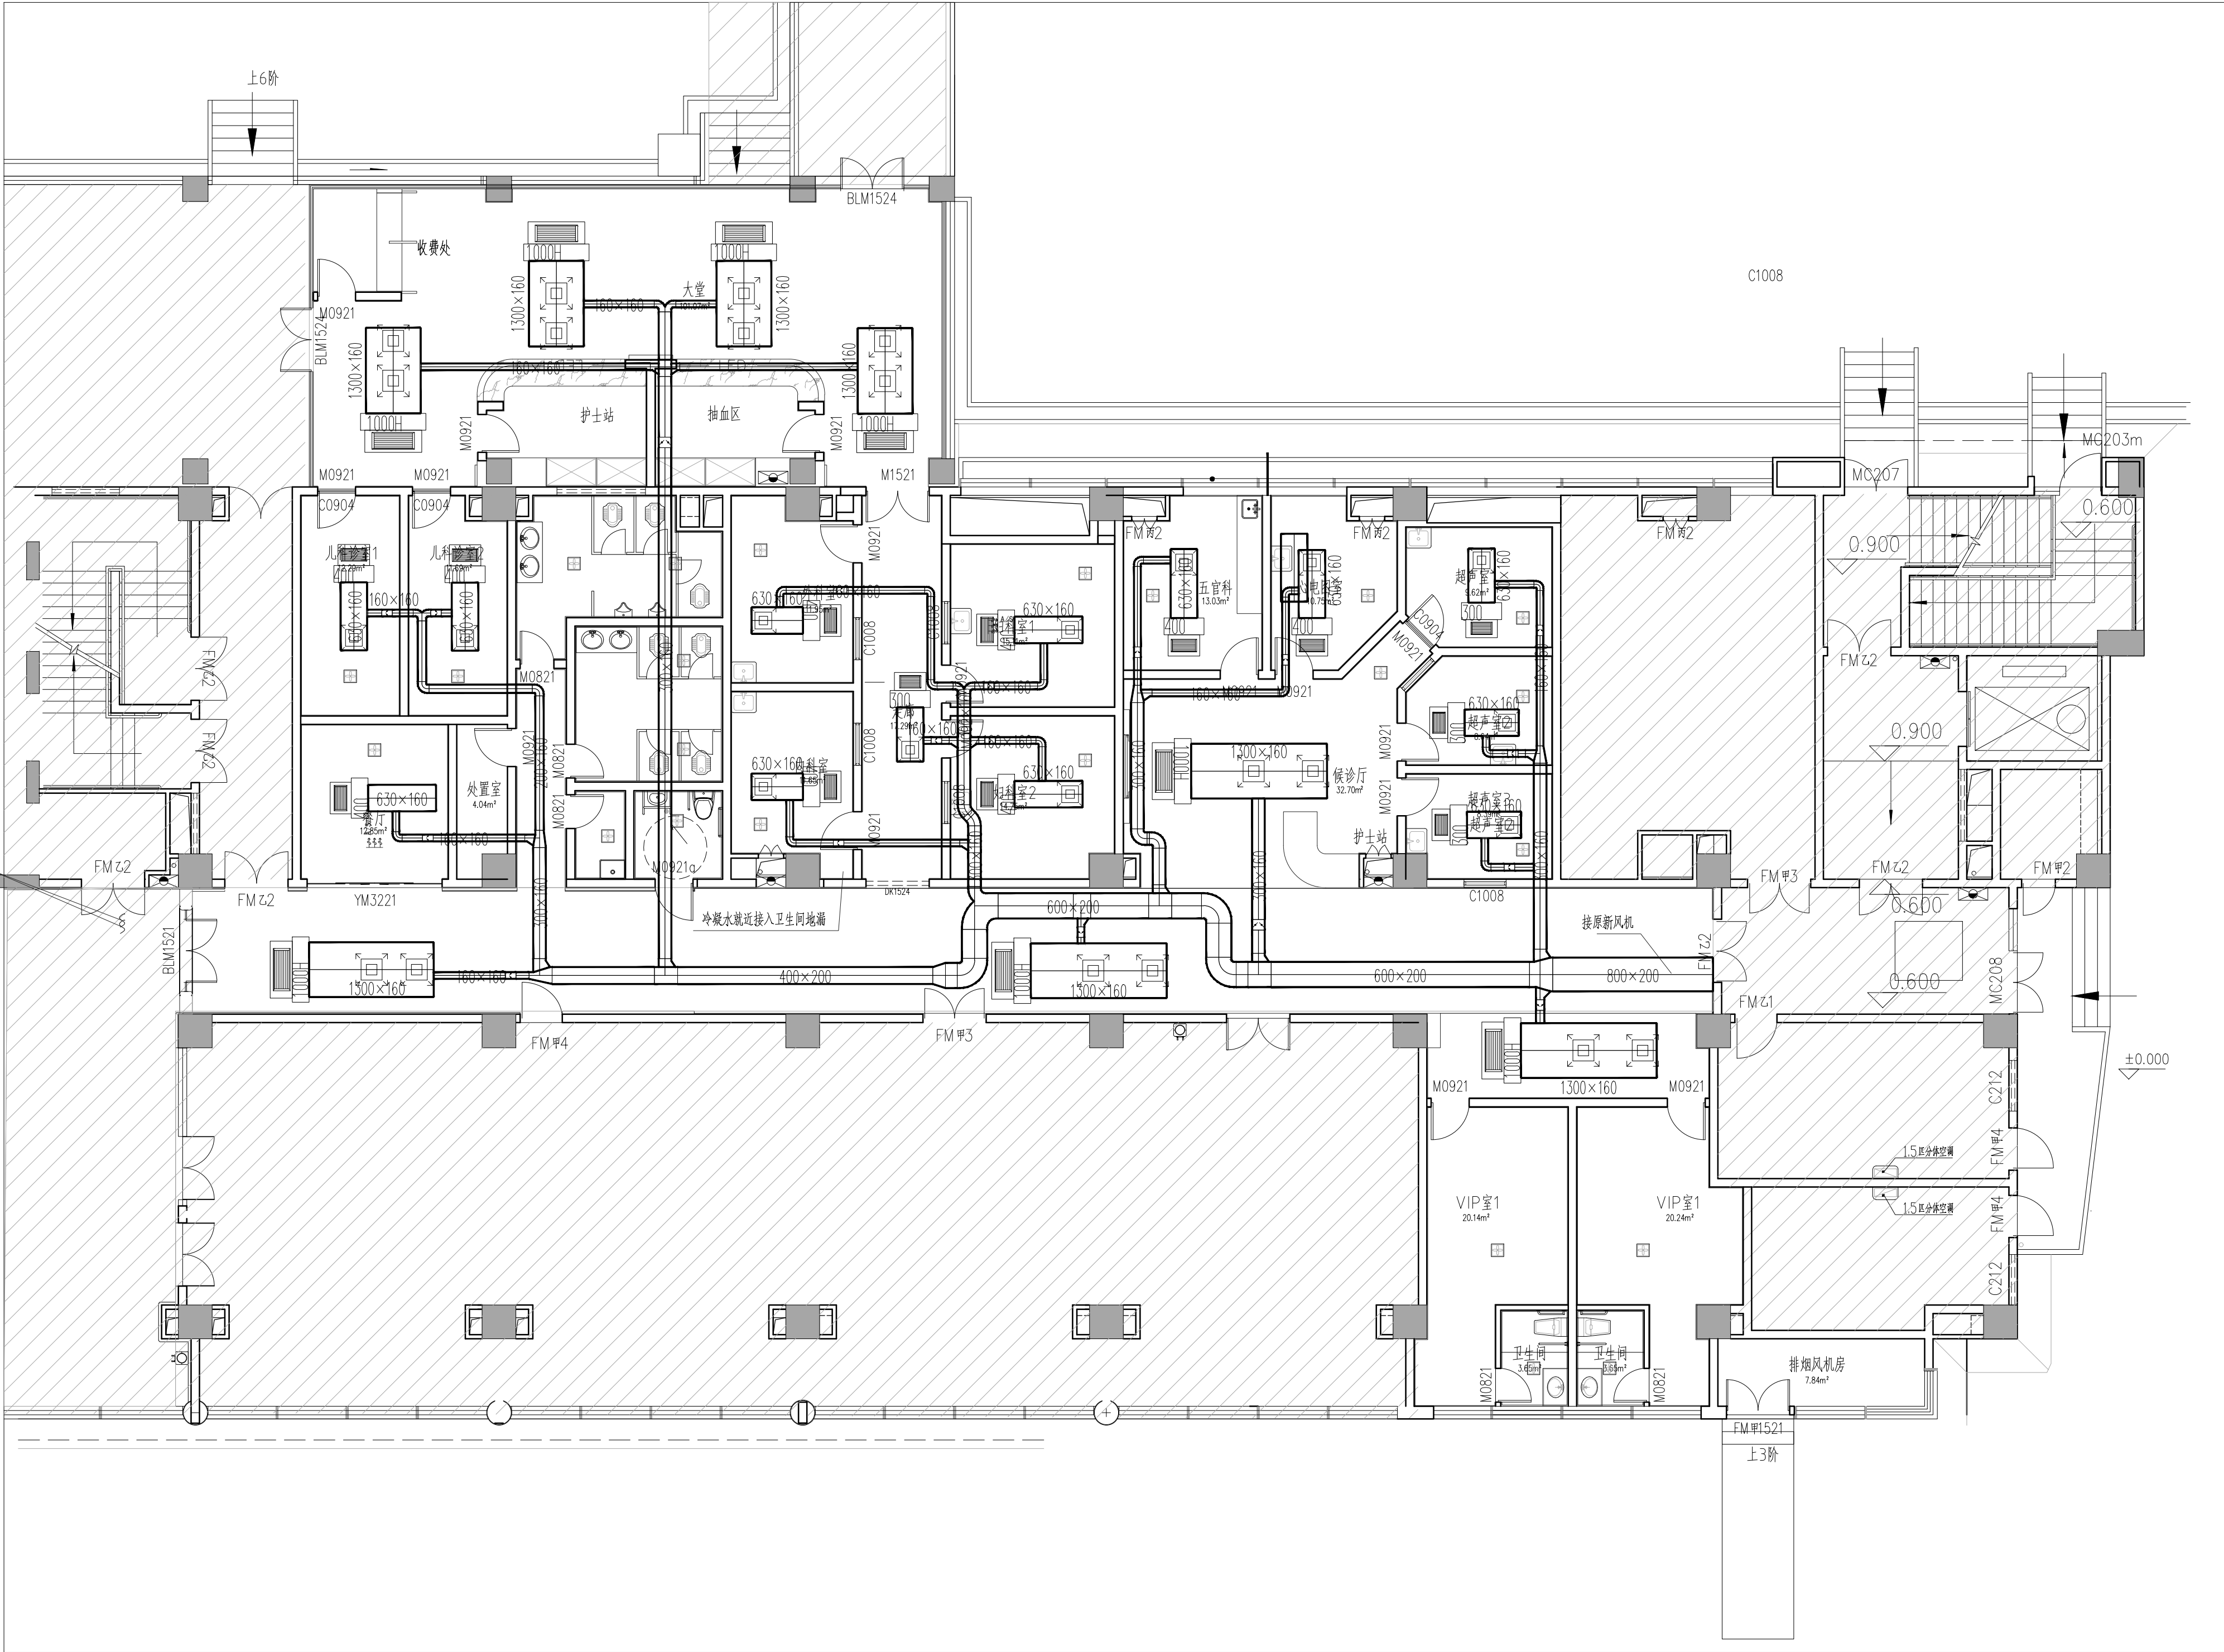

体检中心空调风管平面图 1:100

1	卧式暗装风机盘管300	风量: 500 m/h ³	冷量: 2.6 kW	余压: 12 Pa	合	3
2	卧式暗装风机盘管400	风量: 680 m/h ³	冷量: 3.4 kW	余压: 12 Pa	合	8
3	卧式暗装风机盘管1000	风量: 1700 m/h ³	冷量: 8.4 kW	余压: 12 Pa	合	8
4	天花式排气扇	风量: 300 m/h ³	功率: 45w/220V	自带止回功能	合	22