



广东省惠阳建筑设计院

The Huiyang Architectural Design Institute of Guangdong Province

惠州市世贸中心35F

惠州市惠阳区淡水土湖美思奇公馆1幢18层01、02、03号房

电话 Tel.+86 075223364898 2231794 邮政编码 Post Code: 516211

传真 Fax.+86 075223773486 Email: hy3364898@126.com

资质等级：甲级

资质证书编号：A244074820

合作设计单位

工程设计出图专用章

注册章

建设单位 Client

惠州市第一妇幼保健院


项目名称 Project

惠州市第一妇幼保健院体检中心、
住院服务中心及医美治疗中心改造工程

图纸名称 Titel

医美治疗中心空调水管平面图

业务号		专业	暖通
比例		阶段	暖施
日期	2024. 01	图号	NS-07
审批号		版本	
审 定 Authorized for issue by	郭 亮	郭 亮	
审 核 Approved by	姚木生	姚木生	
项目负责人 Project Manager	姚木生	姚木生	
专业负责人 Discipline Responsible by	黄秀霞	黄秀霞	
校 对 Checked by	杨志雄	杨志雄	
设 计 Designed by	黄秀霞	黄秀霞	
会 签 栏	建 筑		
	结 构		
	给 排 水		
	电 气		
	采暖 通风		

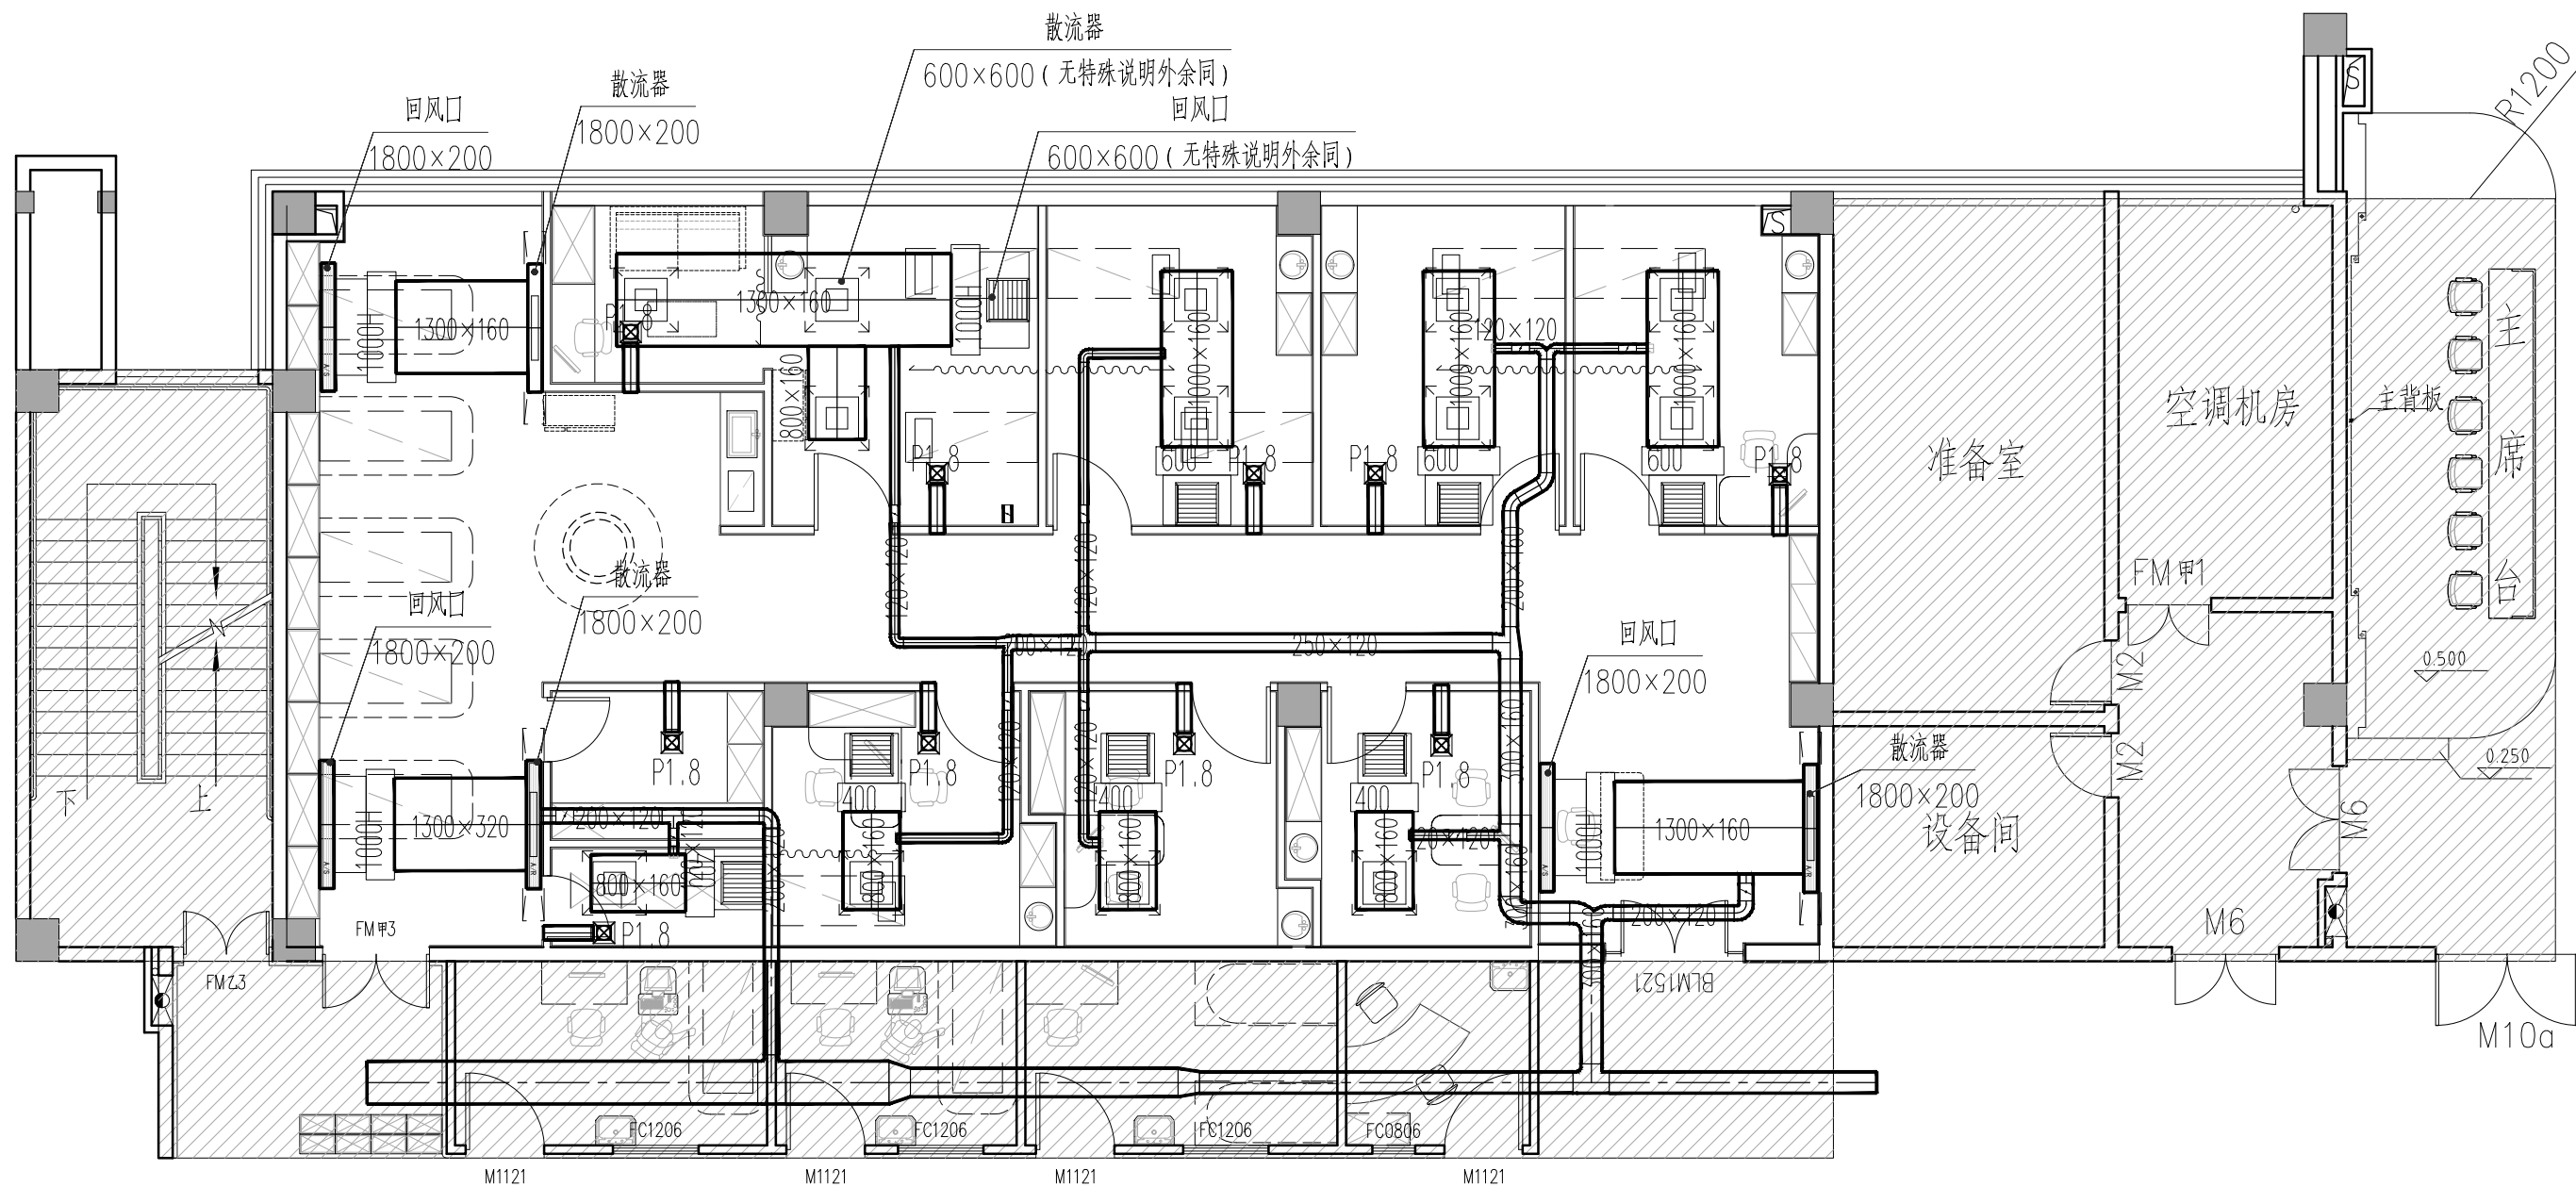

不在改造范围

医美治疗中心空调风管平面图 1:100

1	卧式暗装风机盘管400	风量: 680 m/h ³	冷量: 3.4 kW	余压: 12 Pa	台	4	
2	卧式暗装风机盘管600	风量: 1000 m/h ³	冷量: 5.2 kW	余压: 12 Pa	台	4	
3	卧式暗装风机盘管1000H	风量: 1700 m/h ³	冷量: 8.4 kW	余压: 30 Pa	台	3	
4	天花式排气扇	风量: 180 m/h ³	冷量: 8.4 kW	余压: 30 Pa	台	10	P1.8